


11.00 PLANTA BAIXA - SANITÁRIO
ESCALA 1/50

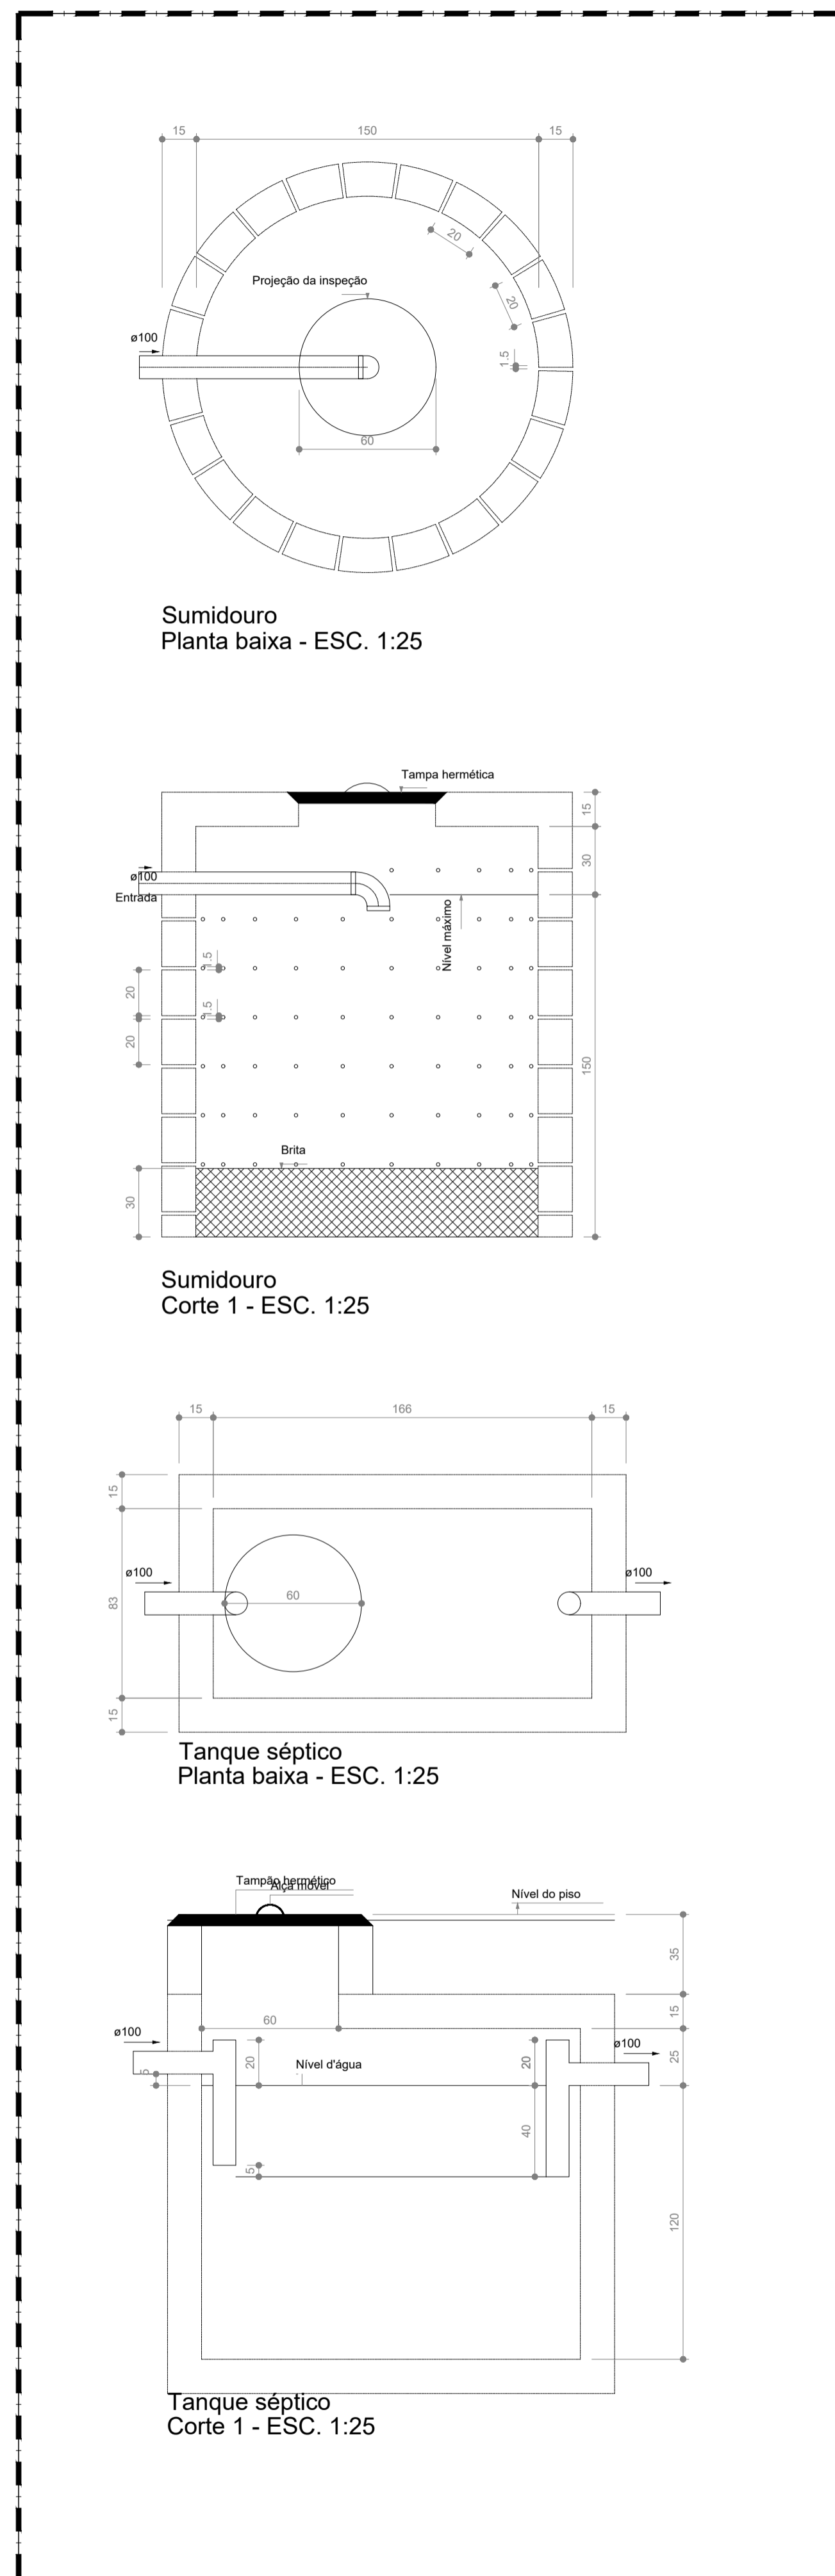

ISS-P _____ ISS-C _____

Proprietário: _____

Construção: _____

Projeto: _____

CREA/CAU _____ CREA/CAU _____

APROVO BOMBEIROS _____ APROVO PREFEITURA _____

Vitória Bezerra Bonfim
Vitória Bezerra Bonfim
 ENG. CIVIL-CREA-CE 351599
 RNP: 0619758066

Legenda	
	Caixa Sifonada
	Caixas Inspeção Esgoto Sifonada
	Caixas de Gordura
	Chuveiro Coletivo
	Chuveiro Residencial
	Curva 45 Longa para Esgoto Sanitário
	Curva 45 longa Amanco
	Curva 90 longa
	Junção simples
	Lavatório Residencial com sifão
	Pia de Cozinha Residencial com Sifão 50mm
	Ramais com Colunas de Ventilações
	Ramais de Ventilação
	Te sanitário
	Vaso Sanitário c/ curva 90°

REVISÃO Nº 01	DESCRIÇÃO	DATA 03/2021
PROJETO: CONSTRUÇÃO DA BASE DO DEMUTRAN DE PEDRA BRANCA		
CLIENTE: PREFEITURA MUNICIPAL DE PEDRA BRANCA		
LOCAL: PEDRA BRANCA - CE		
CONTEÚDO: 3.0 - PLANTA BAIXA - SANITÁRIO	RESPONSÁVEL TÉCNICO: VITÓRIA BONFIM	
UNIDADE DE TRATAMENTO	ARQUITETO E URBANISTA: KÉSSIA	
LEGENDA	DESENHISTA: ALBERTO MATIAS	
DATA: MARÇO/2021	ESCALA: INDICADA	FOLHA: 11/11
ARQUIVO: _P11_PB_SAN.dwg		