


1 PLANTA BAIXA - ÁGUAS PLUVIAIS  
ESCALA 1:100

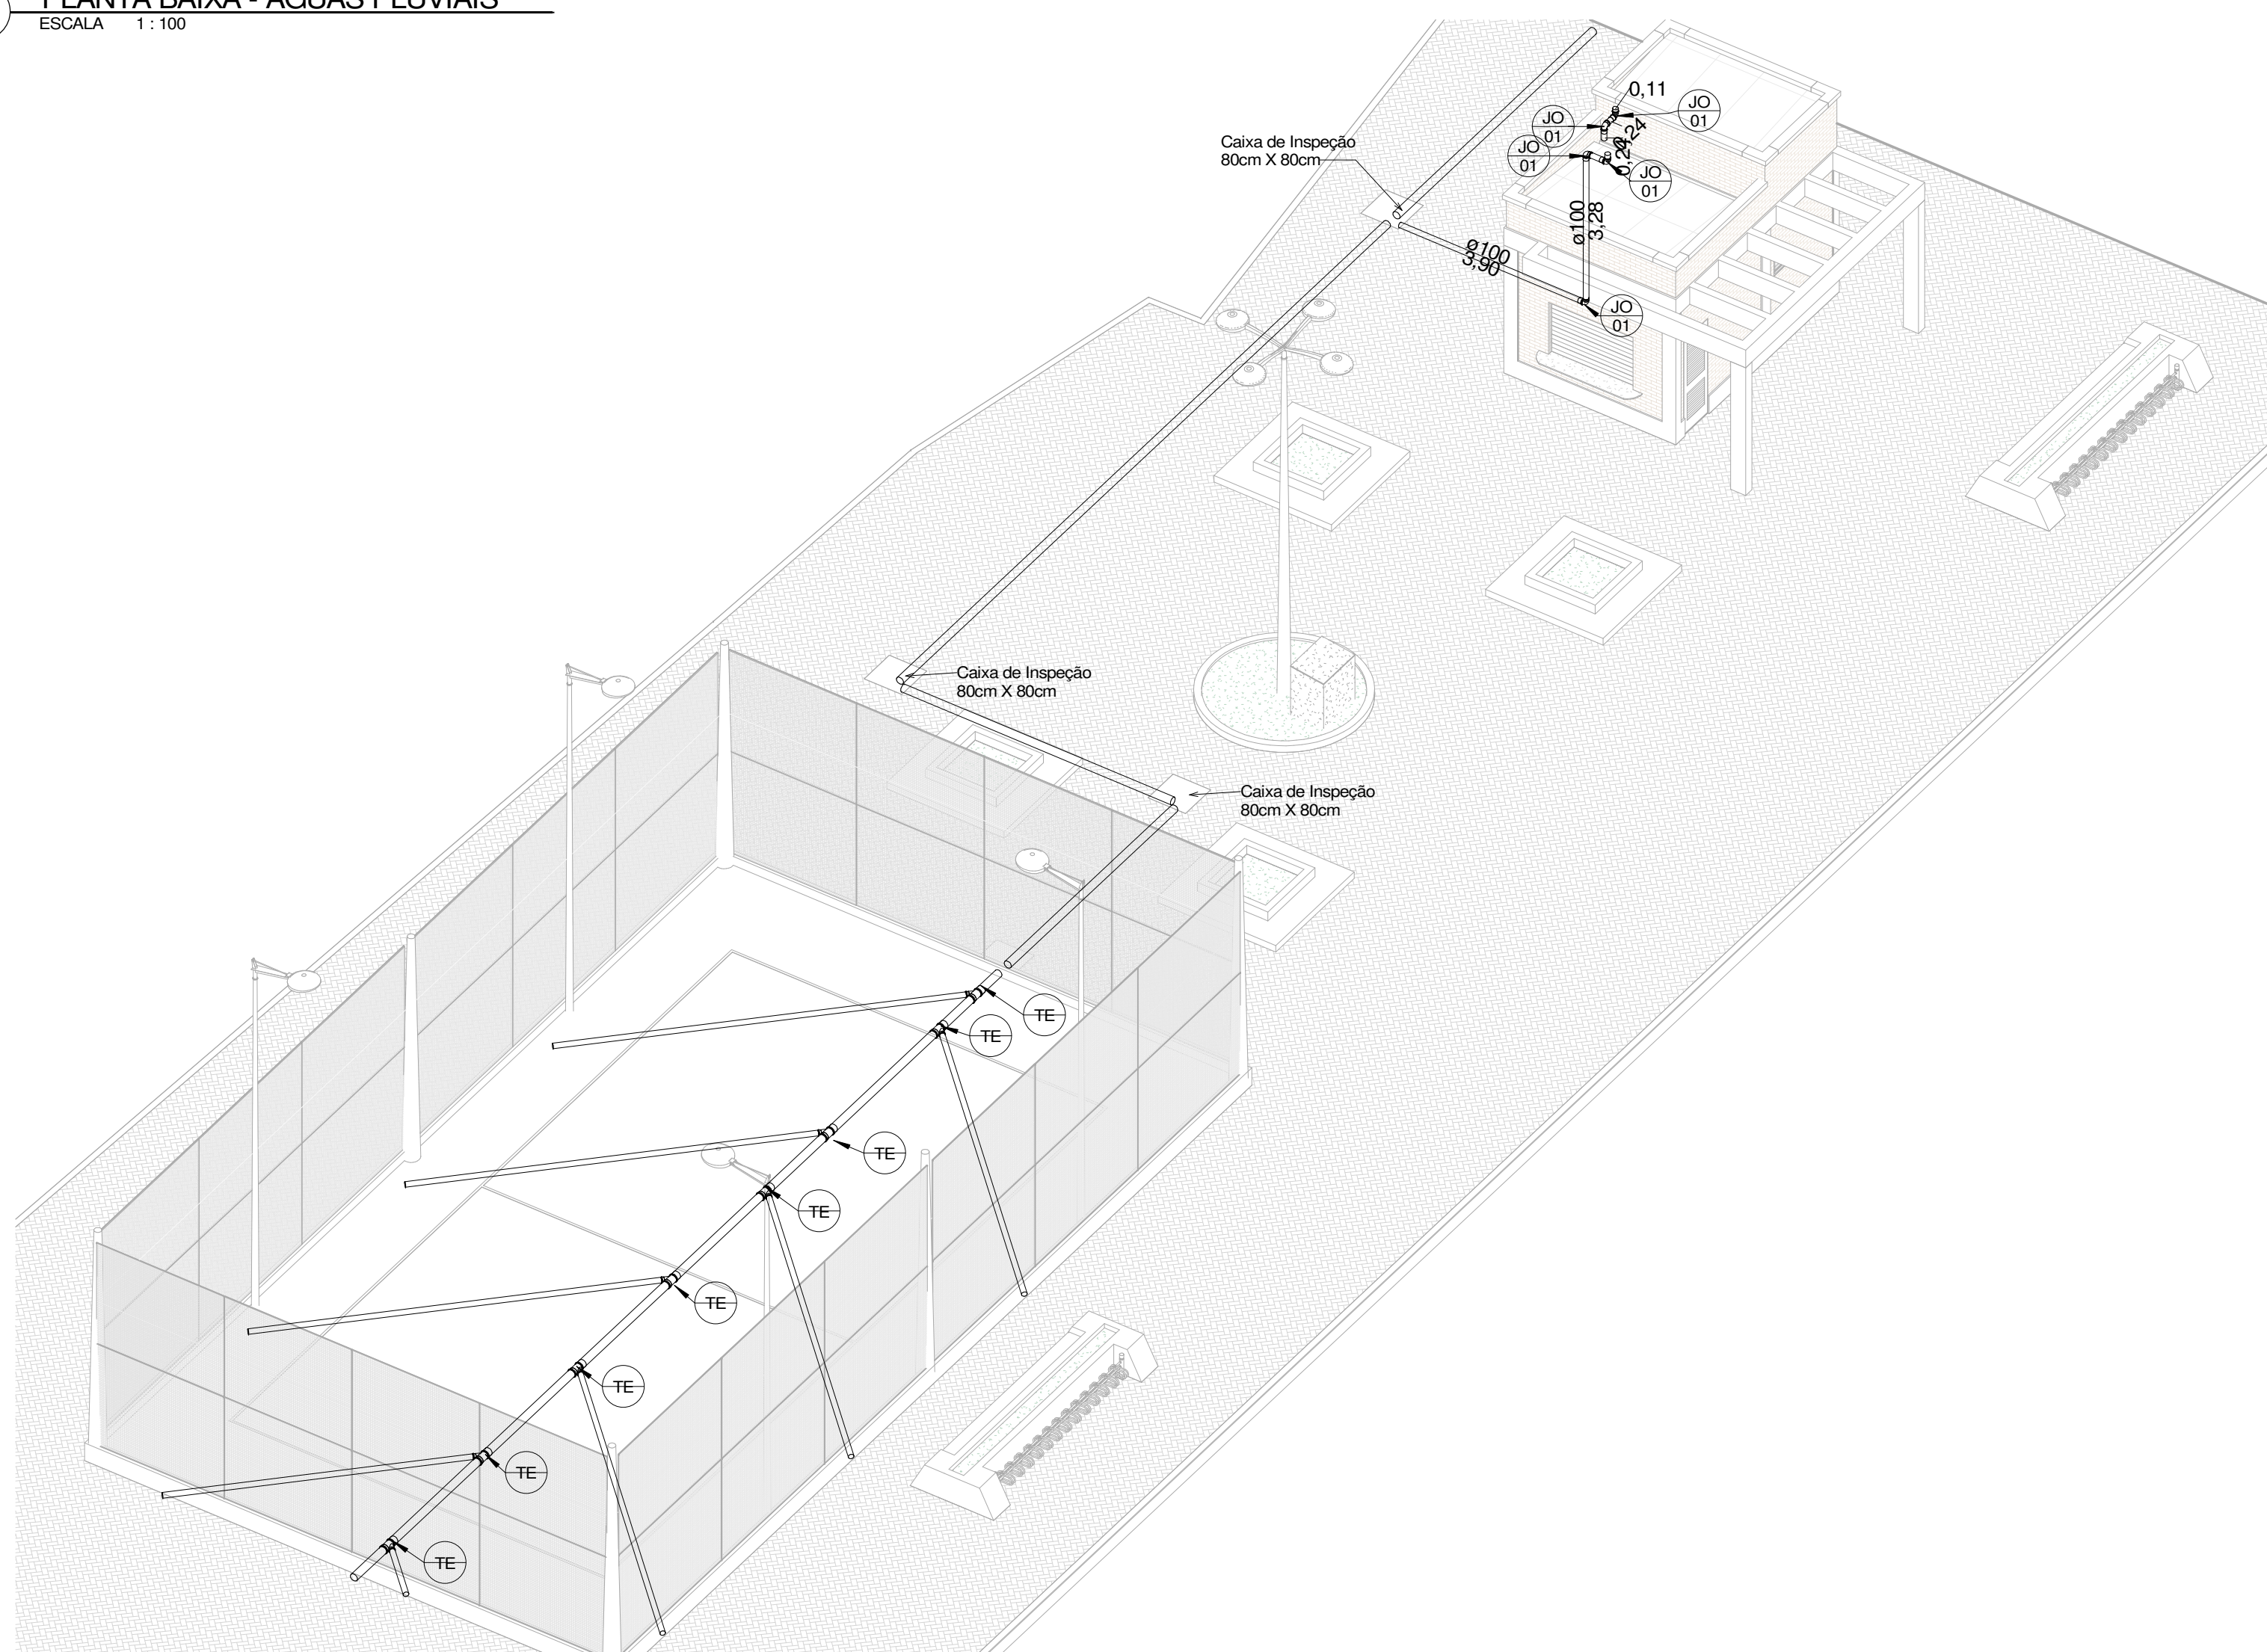

2 ISOMÉTRICO  
ESCALA

**TABELA DE TUBOS**

DIÂMETRO	TIPO	COMP (m)
100 mme	ESGOTO SÉRIE NORMAL	0,11
100 mme	ESGOTO SÉRIE NORMAL	0,24
100 mme	ESGOTO SÉRIE NORMAL	0,24
100 mme	ESGOTO SÉRIE NORMAL	0,13
100 mme	ESGOTO SÉRIE NORMAL	0,34
100 mme	ESGOTO SÉRIE NORMAL	3,28
100 mme	ESGOTO SÉRIE NORMAL	3,90
100 mme	ESGOTO SÉRIE NORMAL	5,65
100 mme	ESGOTO SÉRIE NORMAL	7,50
100 mme	ESGOTO SÉRIE NORMAL	1,30
100 mme	ESGOTO SÉRIE NORMAL	7,50
100 mme	ESGOTO SÉRIE NORMAL	7,50
100 mme	ESGOTO SÉRIE NORMAL	7,50
100 mme	ESGOTO SÉRIE NORMAL	7,50
150 mme	ESGOTO SÉRIE NORMAL	2,78
150 mme	ESGOTO SÉRIE NORMAL	2,78
150 mme	ESGOTO SÉRIE NORMAL	1,00
150 mme	ESGOTO SÉRIE NORMAL	2,77
150 mme	ESGOTO SÉRIE NORMAL	2,77
150 mme	ESGOTO SÉRIE NORMAL	1,78
150 mme	ESGOTO SÉRIE NORMAL	3,29
150 mme	ESGOTO SÉRIE NORMAL	0,96
150 mme	ESGOTO SÉRIE NORMAL	0,80
150 mme	ESGOTO SÉRIE NORMAL	5,30
150 mme	ESGOTO SÉRIE NORMAL	5,74
150 mme	ESGOTO SÉRIE NORMAL	15,50
150 mme	ESGOTO SÉRIE NORMAL	14,06
Total geral:		28

**RESUMO DE TUBOS**

DIÂMETRO	TIPO	COMP (m)
100 mme	ESGOTO SÉRIE NORMAL	60,20
150 mme	ESGOTO SÉRIE NORMAL	59,32
Total geral:		119,52

**PREFEITURA MUNICIPAL DE PEDRA BRANCA**

Projeto: 2ª Etapa da Urbanização da Avenida José Frutuoso

Local: AV. JOSÉ FRUTUOSO DA SILVA, SANTA MARIA, PEDRA BRANCA - CE

Data: Nov/2023

Projeto: Ronis

Área Total:

Área Construída:

Responsável Técnico: Eng. José Ronisvan da Silva

Secretaria de Desenvolvimento Urbano e Meio Ambiente

Rua: José Joaquim de Souza, nº10 - Centro, Pedra Branca - Ce, 53630-000 - CNPJ: 07.726.540/0001-04

Conteúdo: ÁGUAS PLUVIAIS

P06/06